



Fis nº.: 20
[Handwritten signature]

PROJETO DE DETALHAMENTO BANHEIROS ALOJAMENTO: BOMBEIROS DE TUBARÃO



AMBIENTE: banheiro masculino e feminino (cadeirante) primeiro pavimento
planta baixa e vista

DATA: 17/01/2020

FOLHA: A4

FAVOR CONFERIR
TODAS AS MEDIDAS NO LOCAL.

**OBS: banheiro masculino
será igual porém espelhado do feminino**

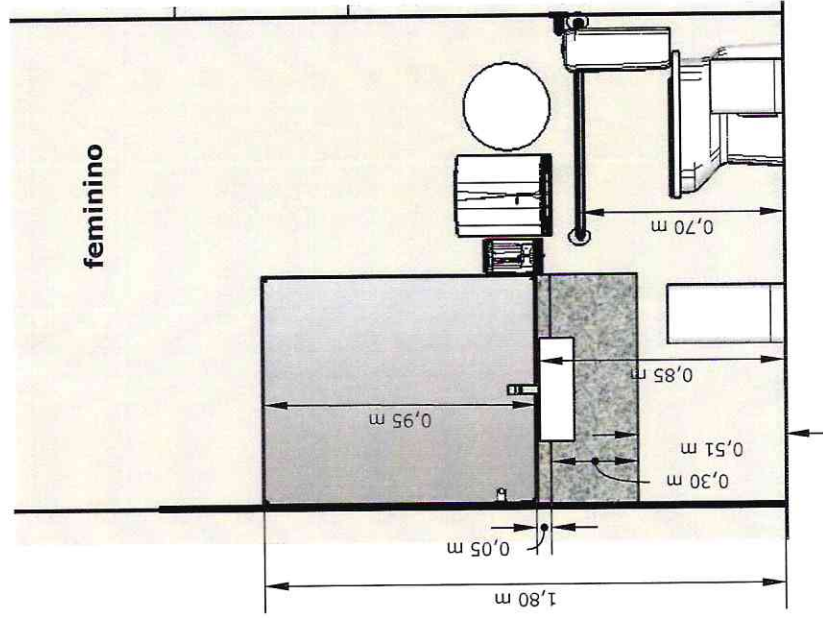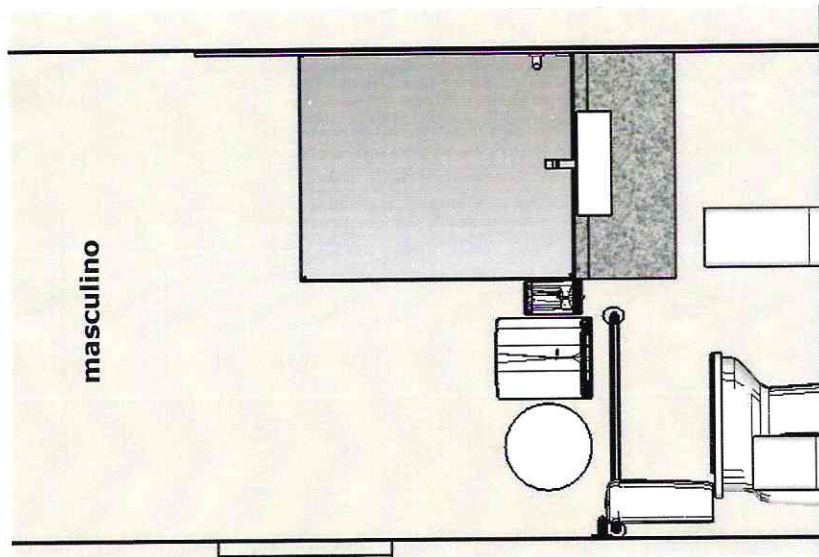

Fis nº: 22

PROJETO DE DETALHAMENTO BANHEIROS ALOJAMENTO: BOMBEIROS DE TUBARÃO

AMBIENTE: banheiro masculino e feminino (cadeirante) primeiro pavimento
planta baixa e vista


FOLHA: A4

DATA: 17/01/2020

ESCALA: 1/25

FAVOR CONFERIR

TODAS AS MEDIDAS NO LOCAL.

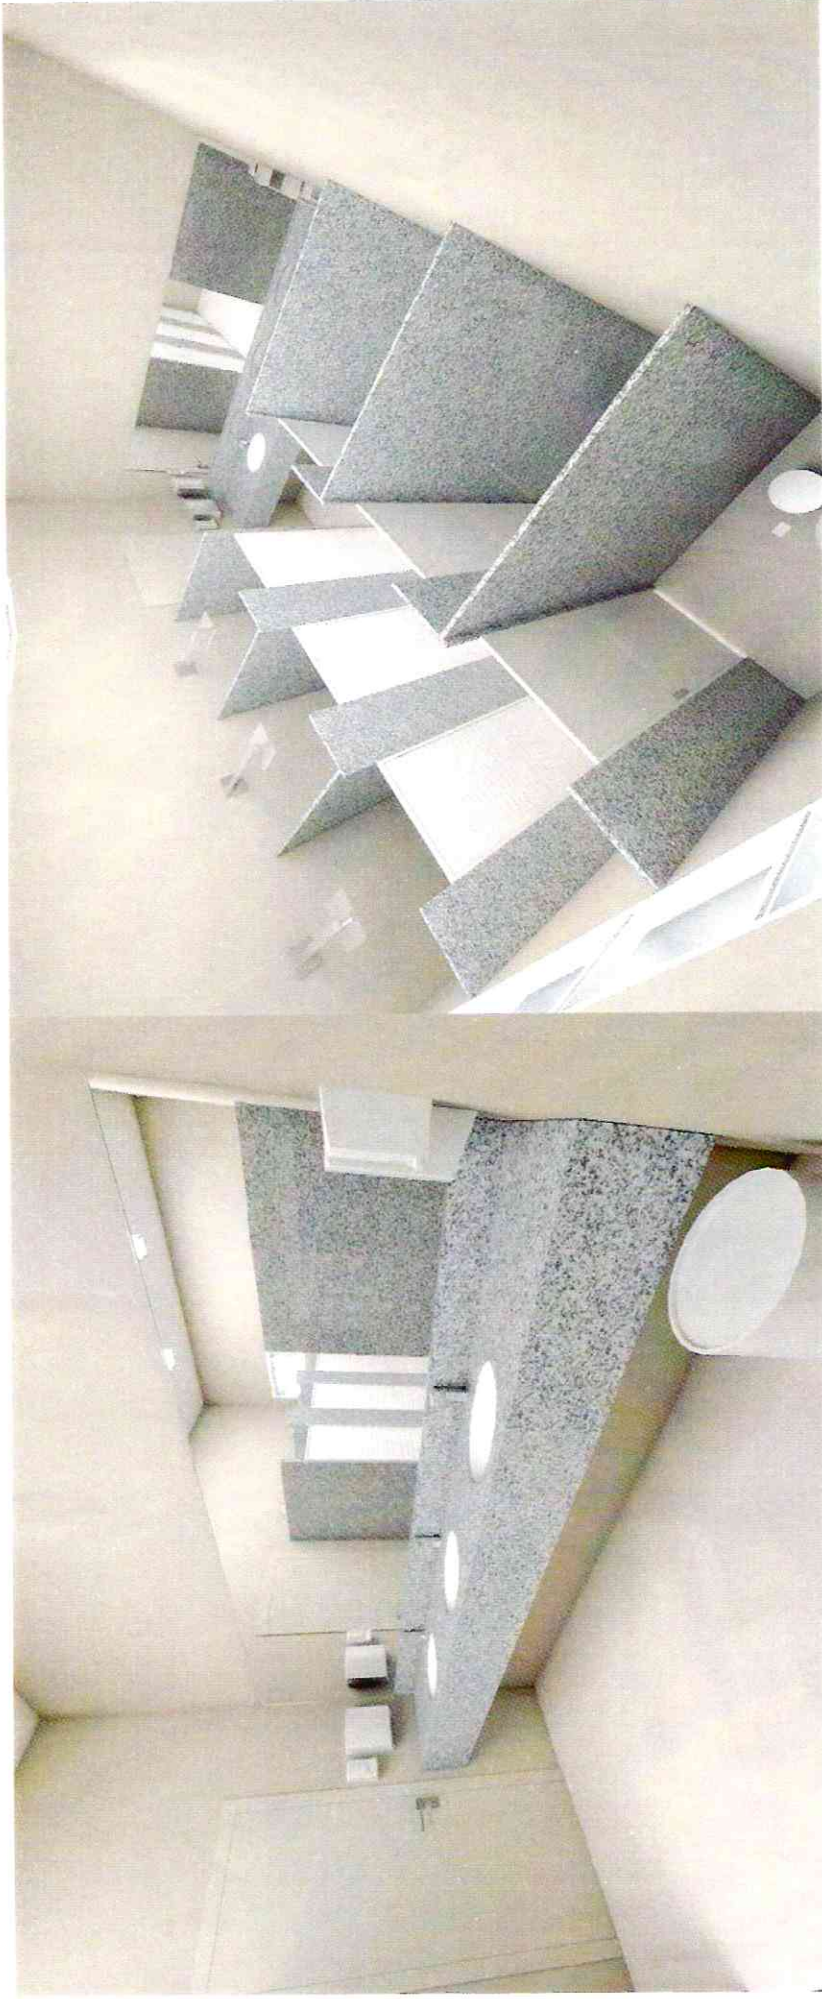


Fls nº.: 23

PROJETO DE DETALHAMENTO BANHEIROS ALOJAMENTO: BOMBEIROS DE TUBARÃO

AMBIENTE: banheiro segundo pavimento - closet
planta baixa e vista

DATA: 17/01/2020


ESCALA: 1/25

FOLHA: A4

FAVOR CONFERIR
TODAS AS MEDIDAS NO LOCAL.

- 03 cubas oval de embutir 48x37 cor branca
- 03 toneiras monocomando inox de mesa bica baixa
- 03 sifão em inox
- 01 lixeira 40L com pedal
- 02 saboneteira de parede branca
- 02 dispenser de parede para papel toalha em folhas
- espelho prata fixado com pitão inox
- perfil de alumínio em volta 5mm

granito cinza corumbá

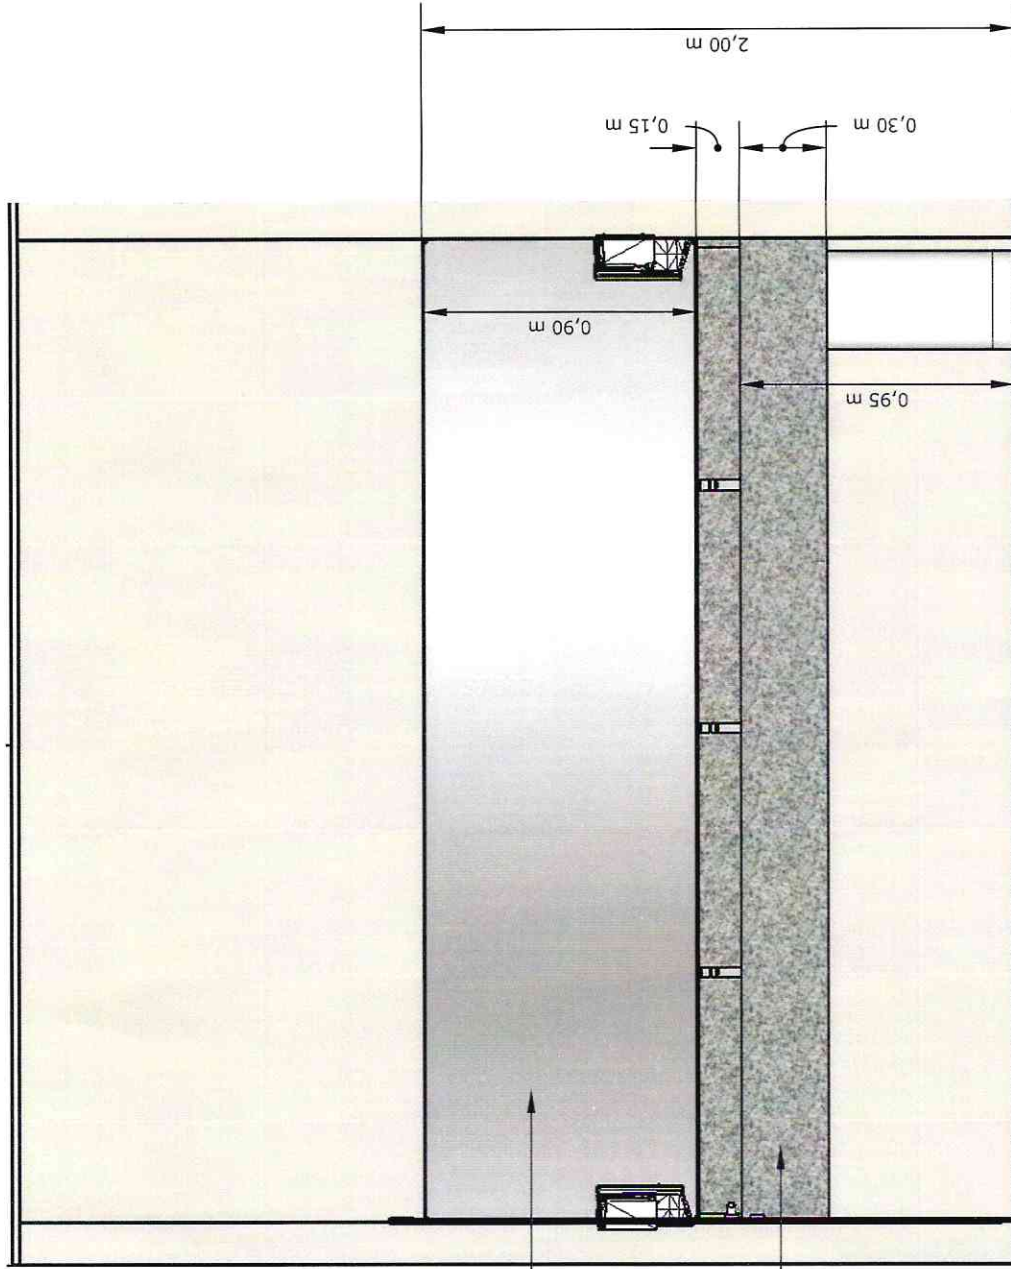

Fis nº: 25

PROJETO DE DETALHAMENTO BANHEIROS ALOJAMENTO: BOMBEIROS DE TUBARÃO


AMBIENTE: banheiro segundo pavimento - closet
planta baixa e vista


DATA: 17/01/2020

ESCALA: 1/25

FOLHA: A4

FAVOR CONFERIR
TODAS AS MEDIDAS NO LOCAL.

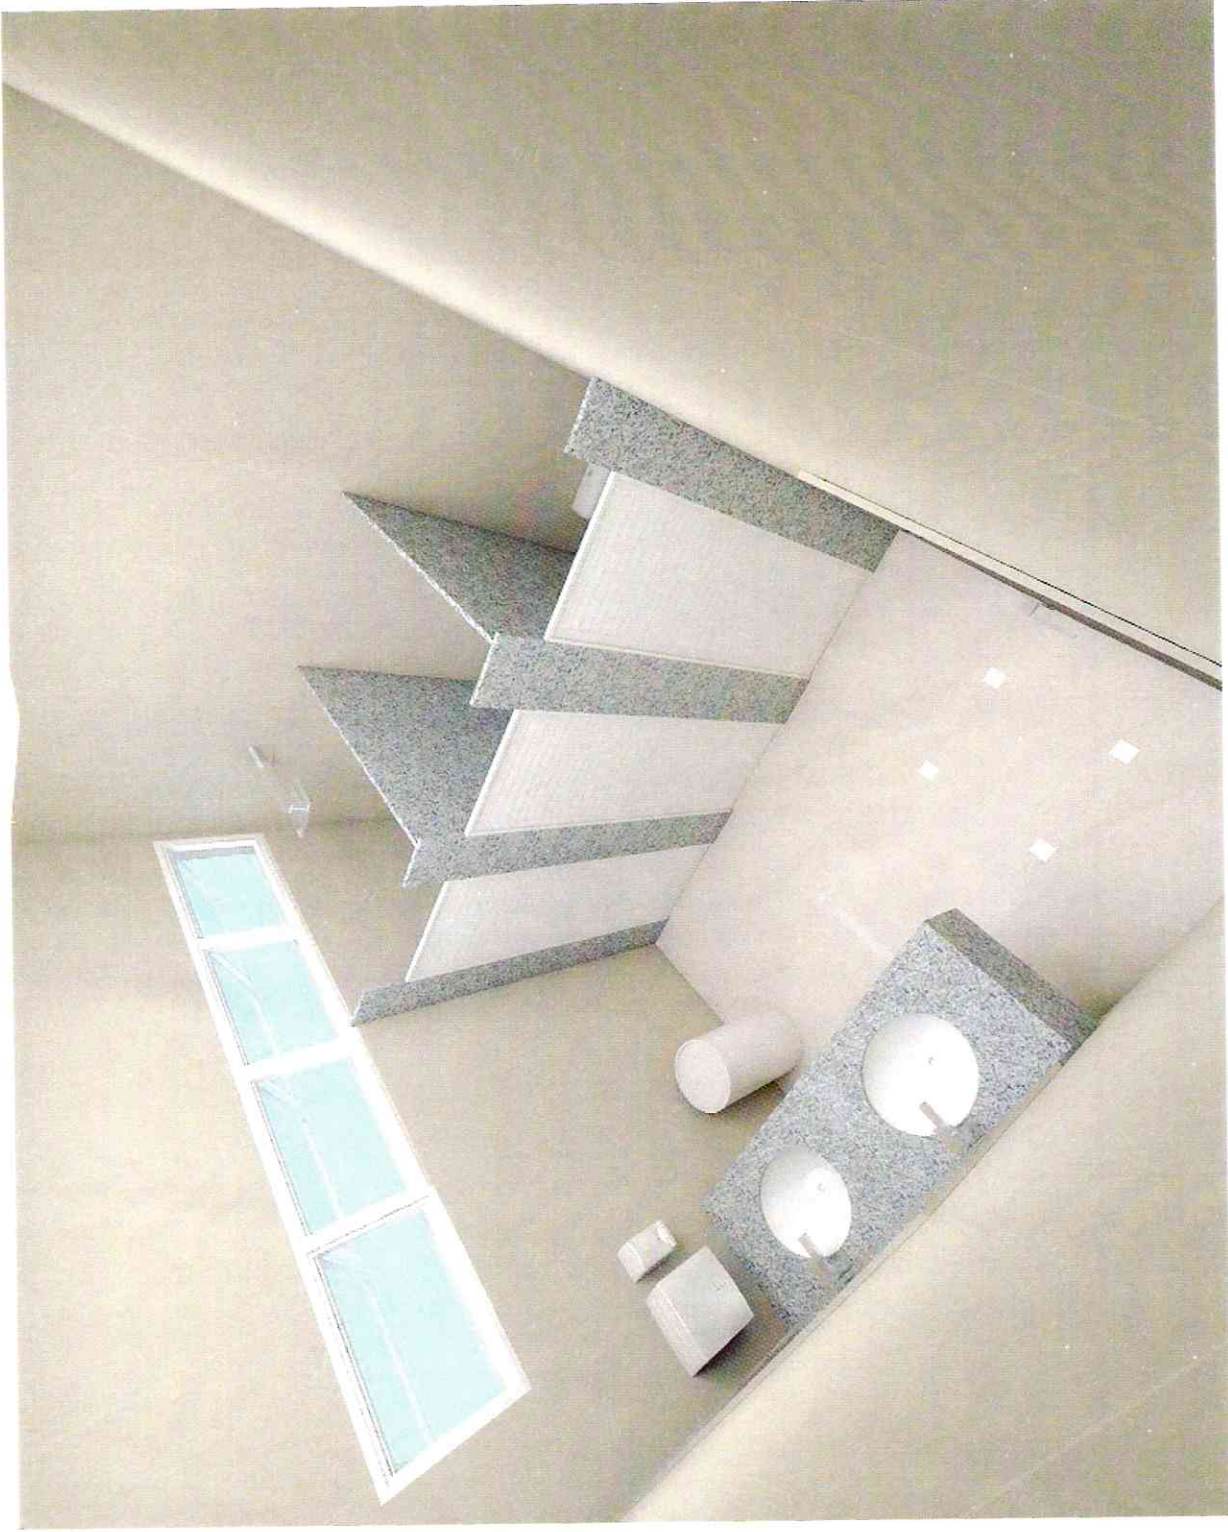

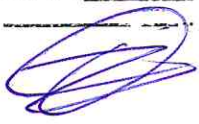Fis nº: 26


PROJETO DE DETALHAMENTO BANHEIROS ALOJAMENTO: BOMBEIROS DE TUBARÃO


AMBIENTE: banheiro segundo pavimento
planta baixa e vista

DATA: 17/01/2020

ESCALA: 1/25

FOLHA: A4

FAVOR CONFERIR
TODAS AS MEDIDAS NO LOCAL.

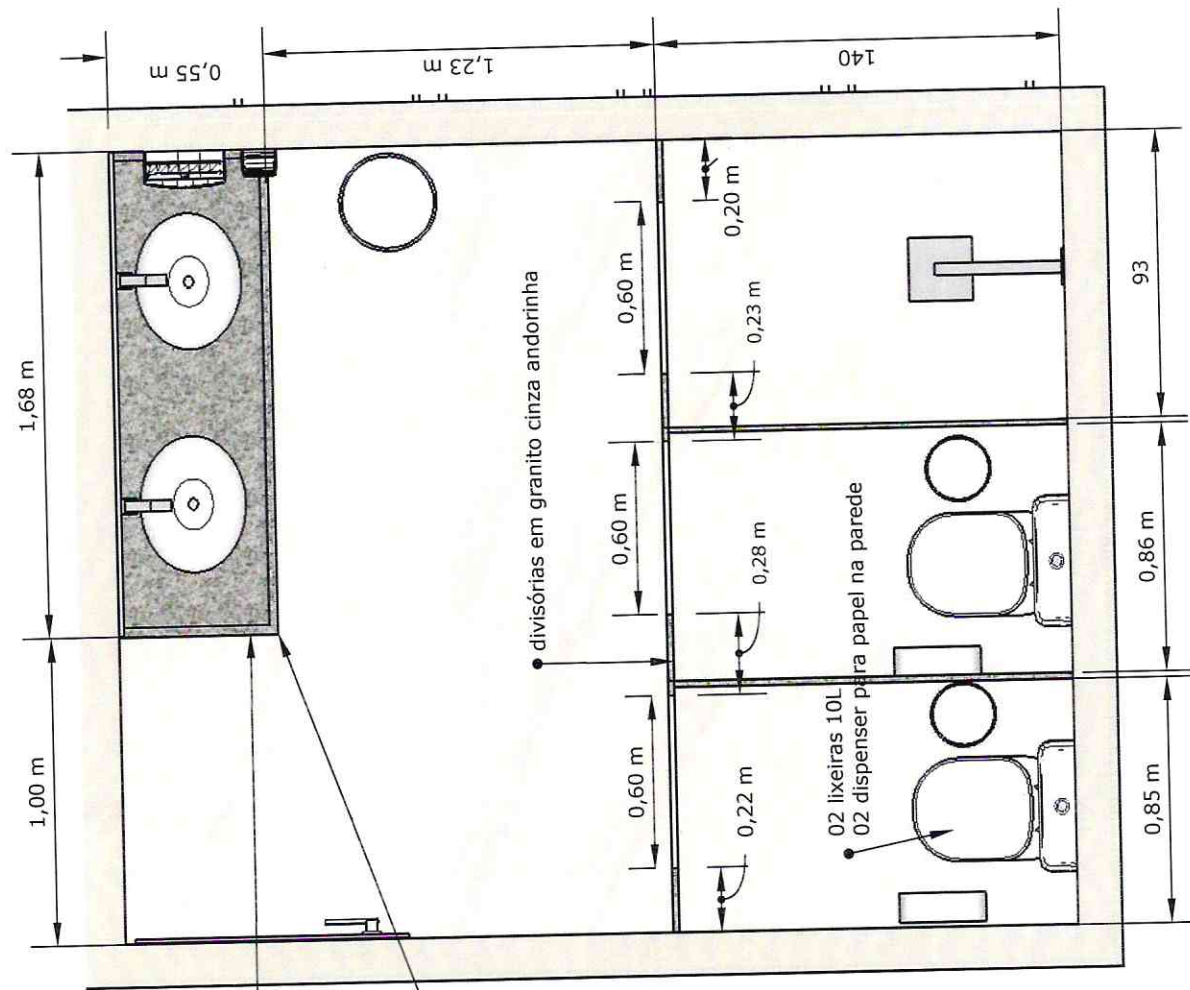

02 cubas oval de embutir 48x37 cor branca
 02 toneiras monocomando inox de mesa bica baixa
 02 sifão em inox
 01 lixeira 40L com pedal
 01 saboneteira de parede branca
 01 dispenser de parede para papel toalha em folhas
 espelho prata fixado com pitão inox
 perfil de alumínio em volta 5mm

bancada cinza andorinha moldura de 3cm na frente e laterais para não escorrer água

divisórias em granito cinza andorinha

02 lixeiras 10L
 02 dispenser para papel na parede

Fis nº.: 27

PROJETO DE DETALHAMENTO BANHEIROS ALOJAMENTO: BOMBEIROS DE TUBARÃO

AMBIENTE: banheiro segundo pavimento
 planta baixa e vista


ESCALA: 1/25

FOLHA: A4

FAVOR CONFERIR
 TODAS AS MEDIDAS NO LOCAL.

Fis nº: 28

- 02 cubas oval de embutir 48x37 cor branca
- 02 toneiras monocomando inox de mesa bica baixa
- 02 sifão em inox
- 01 lixeira 40L com pedal
- 01 saboneteira de parede branca
- 01 dispenser de parede para papel toalha em folhas
- espelho prata fixado com pitão inox
- perfil de alumínio em volta 5mm
- granito cinza andorinha

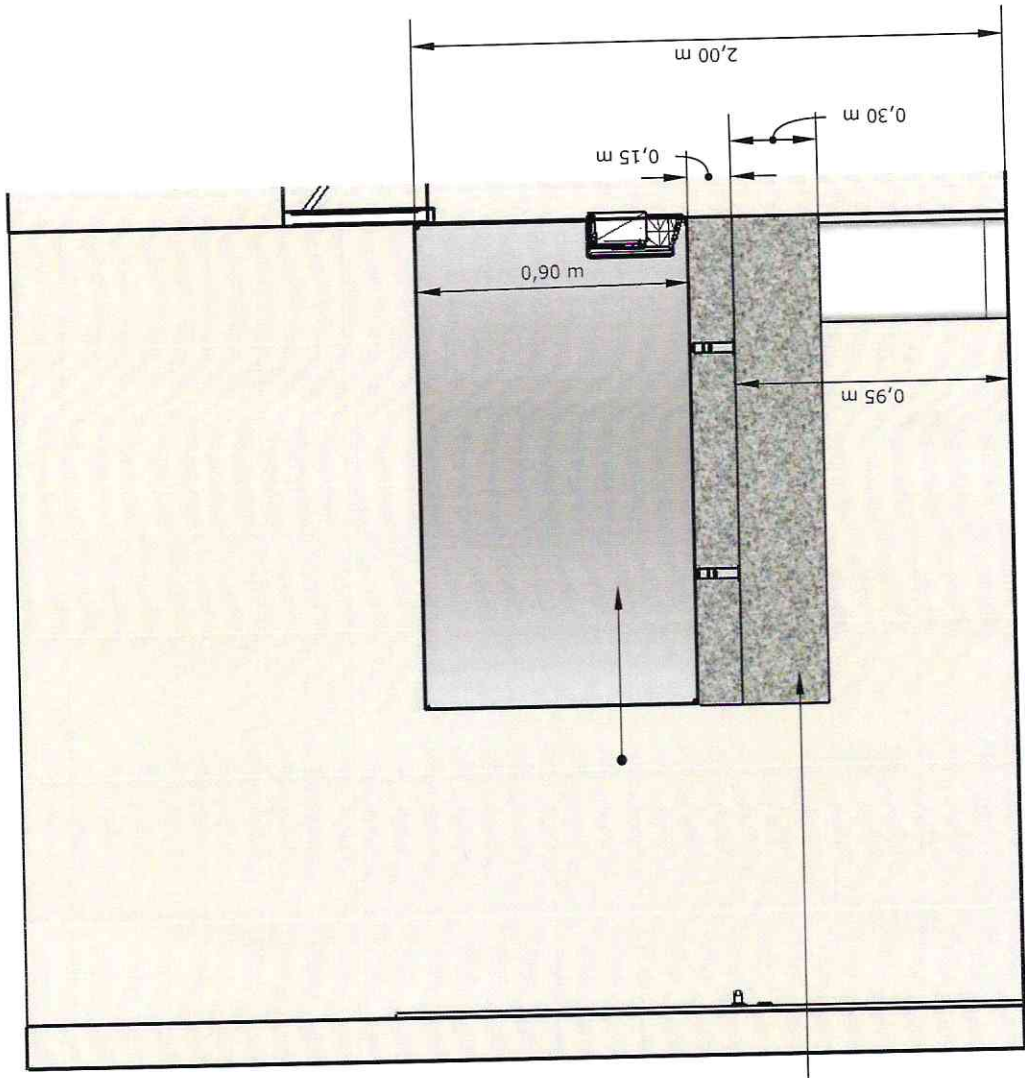

PROJETO DE DETALHAMENTO BANHEIROS ALOJAMENTO: BOMBEIROS DE TUBARÃO


AMBIENTE: banheiro segundo pavimento
planta baixa e vista

DATA: 17/01/2020

FOLHA: A4

FAVOR CONFERIR
TODAS AS MEDIDAS NO LOCAL.



Fis nº: 29


PROJETO DE DETALHAMENTO BANHEIROS ALOJAMENTO: BOMBEIROS DE TUBARÃO


AMBIENTE: banheiro terceiro pavimento - oficiais
planta baixa e vista

DATA: 17/01/2020

ESCALA: 1/25

FOLHA: A4

FAVOR CONFERIR
TODAS AS MEDIDAS NO LOCAL.

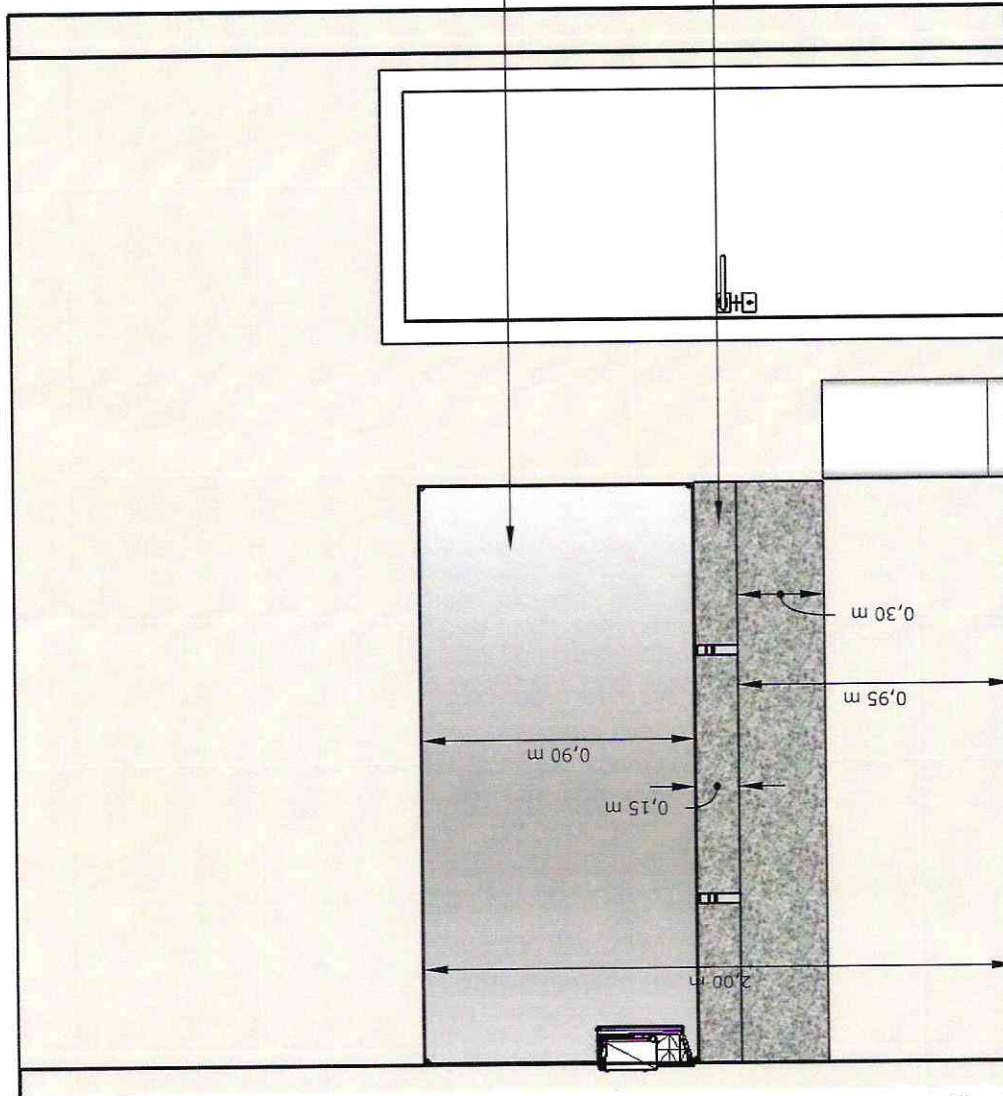

- 02 cubas oval de embutir 48x37 cor branca
- 02 toneiras monocomando inox de mesa bica baixa
- 02 sifão em inox
- 01 lixeira 40L com pedal
- 01 saboneteira de parede branca
- 01 dispenser de parede para papel toalha em folhas
- espelho prata fixado com pitão inox
- perfil de alumínio em volta 5mm
- granito cinza andorinha

Fls nº: 31

PROJETO DE DETALHAMENTO BANHEIROS ALOJAMENTO: BOMBEIROS DE TUBARÃO


AMBIENTE: banheiro terceiro pavimento
planta baixa e vista


DATA: 17/01/2020

ESCALA: 1/25

FOLHA: A4

FAVOR CONFERIR
TODAS AS MEDIDAS NO LOCAL.

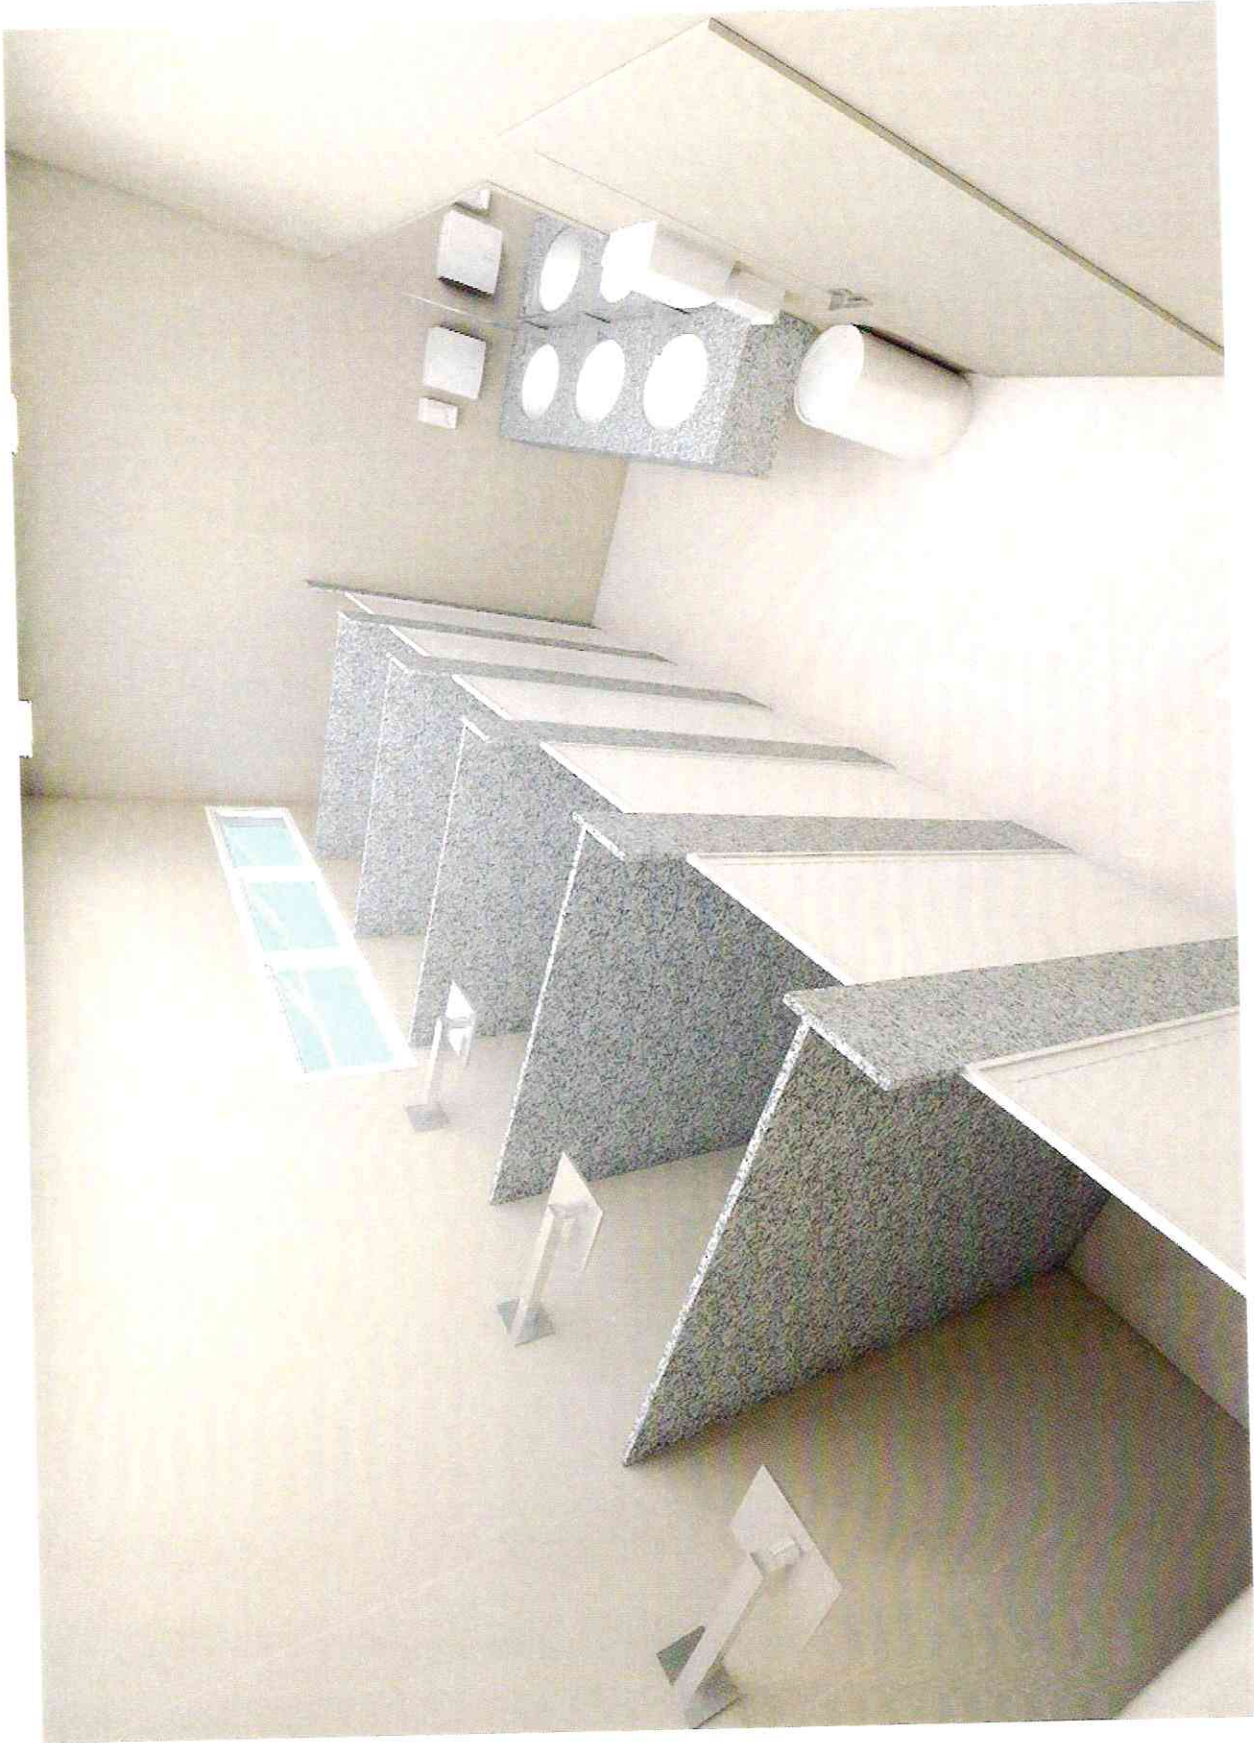

Fis nº.: 32


PROJETO DE DETALHAMENTO BANHEIROS ALOJAMENTO: BOMBEIROS DE TUBARÃO

AMBIENTE: banheiro terceiro pavimento - visitantes
planta baixa e vista


DATA: 17/01/2020

ESCALA: 1/25


FOLHA: A4

FAVOR CONFERIR
TODAS AS MEDIDAS NO LOCAL.


- 03 cubas oval de embutir 48x37 cor branca
- 03 toneiras monocomando inox de mesa bica baixa
- 03 sifão em inox
- 01 lixeira 40L com pedal
- 02 saboneteira de parede branca
- 02 dispenser de parede para papel toalha em folhas
- espelho prata fixado com pitão inox
- perfil de alumínio em volta 5mm

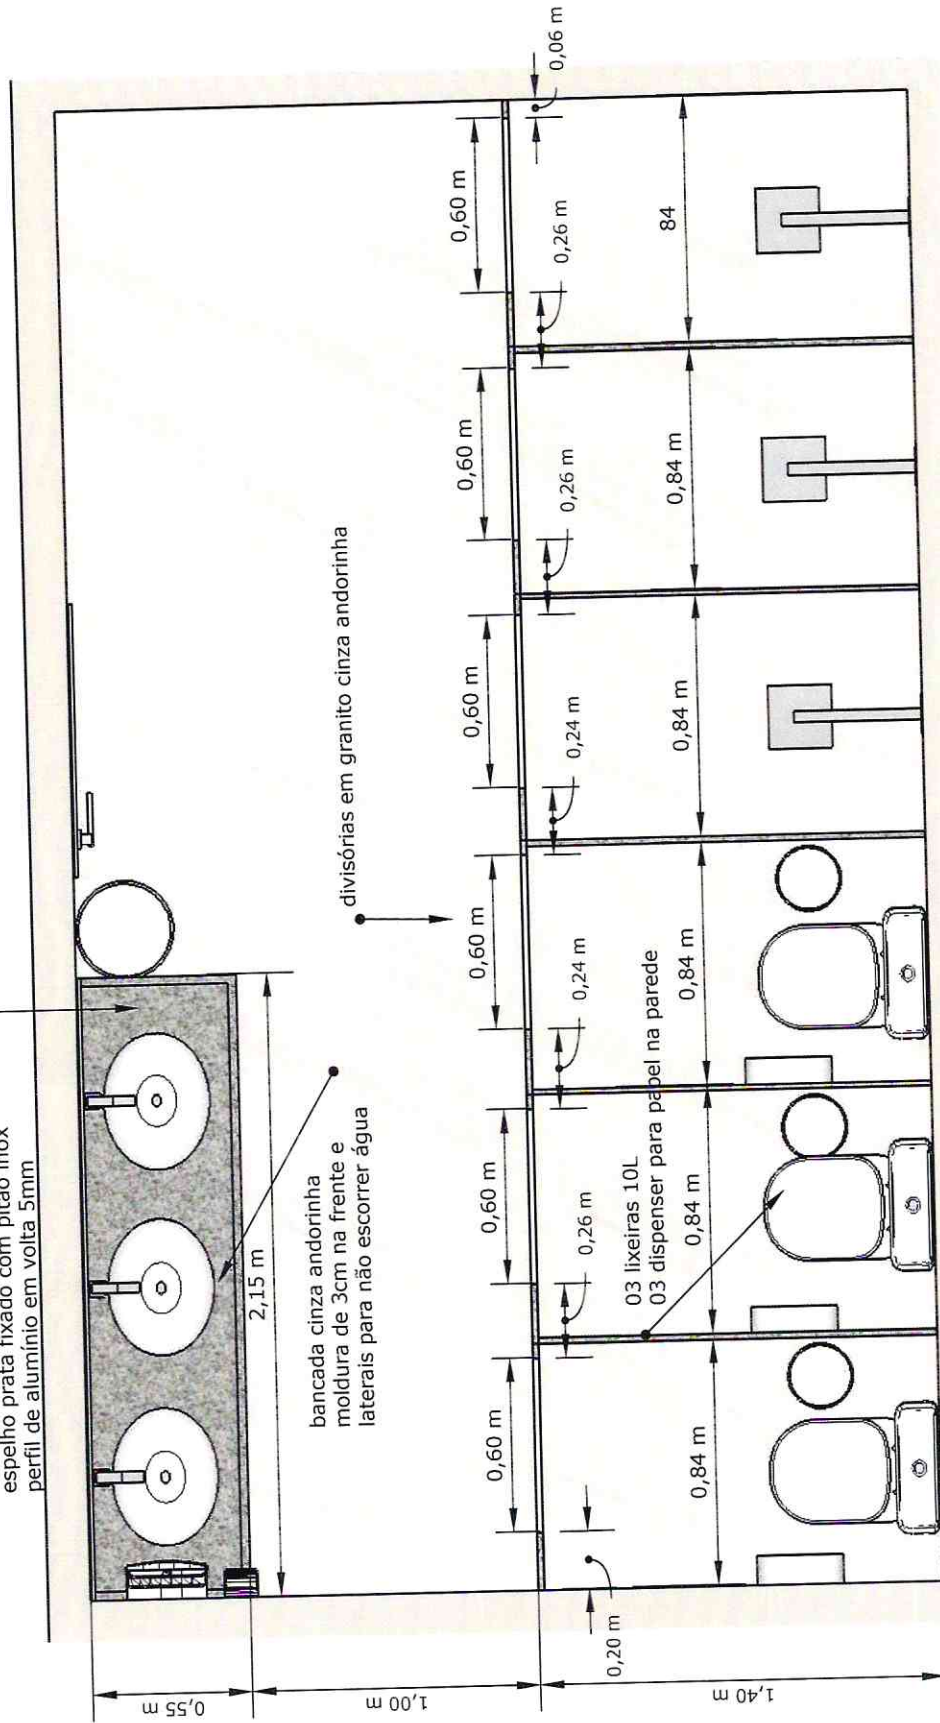


Fis nº: 33

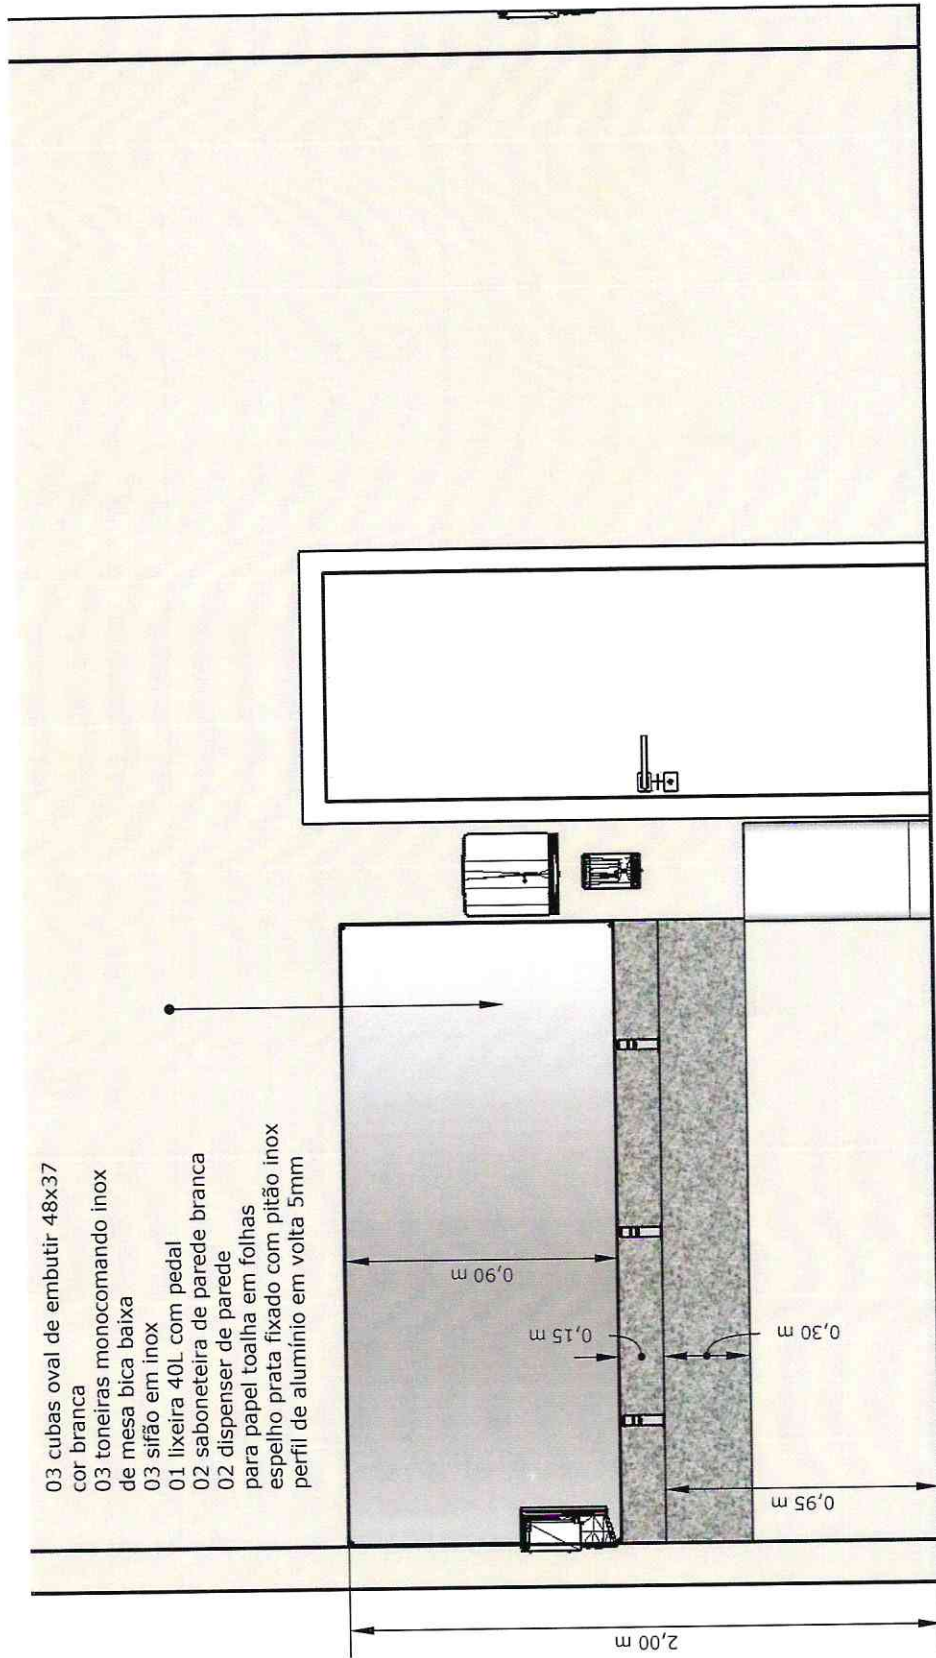

Fis nº: 34

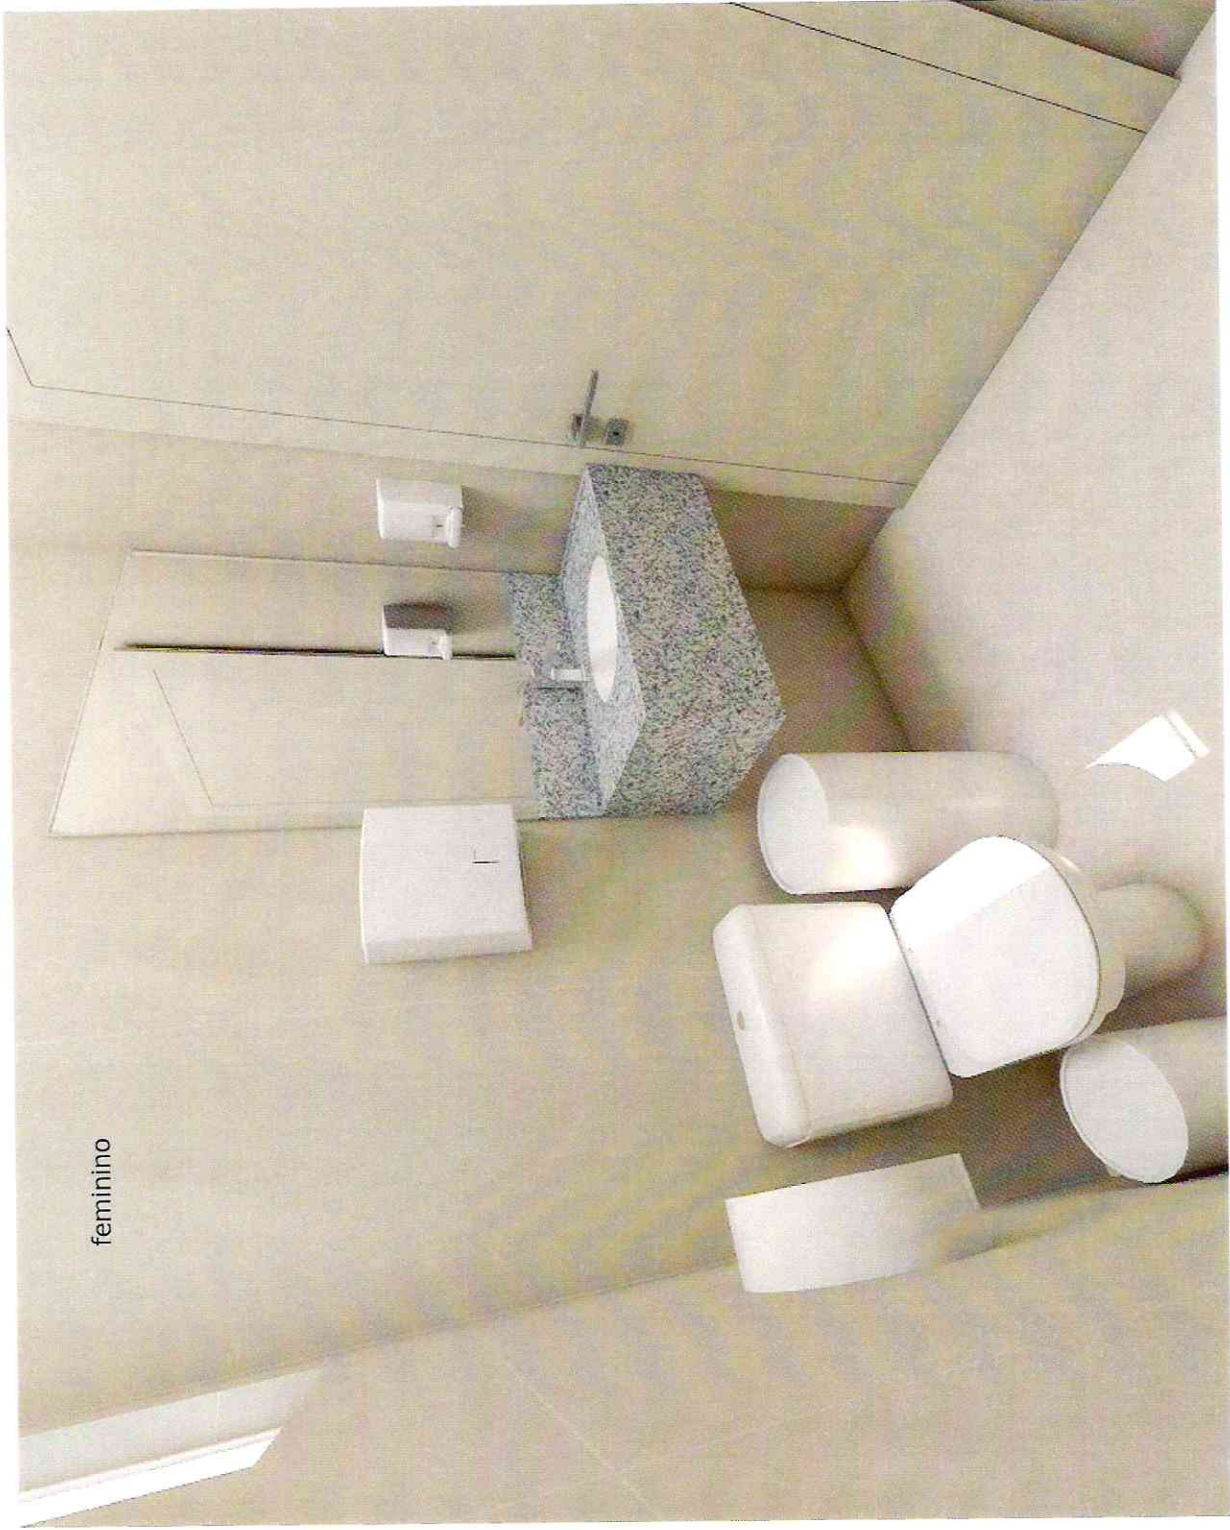

feminino

 Fls nº: 35


PROJETO DE DETALHAMENTO BANHEIROS ALOJAMENTO: BOMBEIROS DE TUBARÃO

AMBIENTE: banheiro terceiro pavimento
planta baixa e vista

DATA: 17/01/2020

ESCALA: 1/25

FOLHA: A4

FAVOR CONFERIR
TODAS AS MEDIDAS NO LOCAL.

02 cubas oval de embutir 40x30 cor branca

02 toneiras monocomando inox de mesa bica baixa

02 sifão em inox

02 lixeiras 30L com pedal

02 saboneteira de parede branca

02 dispenser de parede

para papel toalha em folhas



espelho prata fixado com pitão inox

perfil de alumínio em volta 5mm

bancada cinza andorinha moldura de 3cm na frente e laterais para não escorrer água

02 lixeiras com pedal 10L
02 dispenser de papel

feminino espelhado igual banheiro masculino

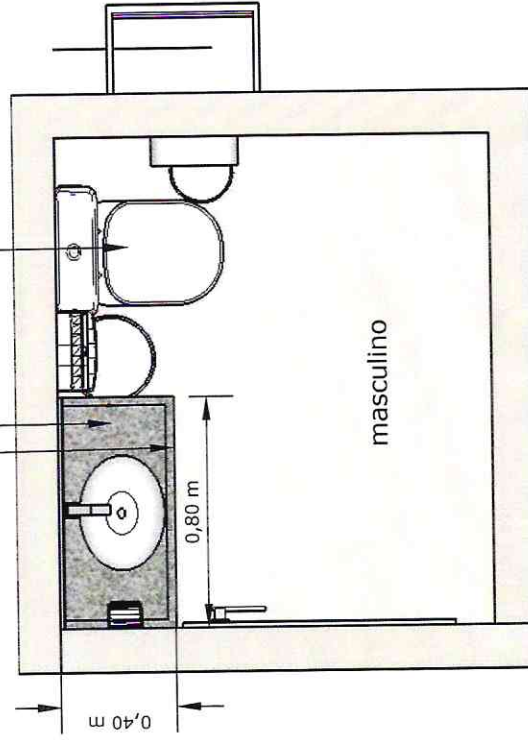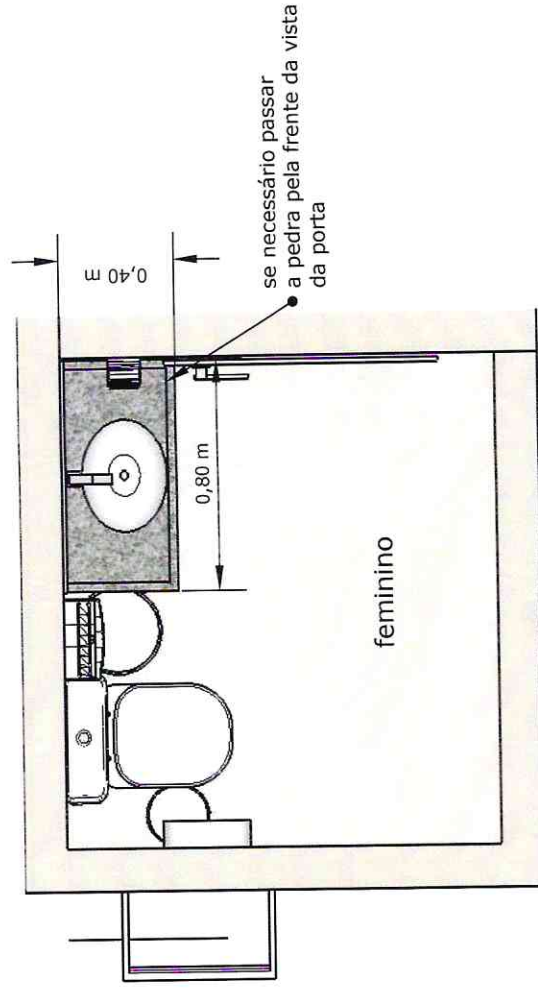

Fis nº: 36

PROJETO DE DETALHAMENTO BANHEIROS ALOJAMENTO: BOMBEIROS DE TUBARÃO

AMBIENTE: banheiro terceiro pavimento
planta baixa e vista

DATA: 17/01/2020

ESCALA: 1/25


FOLHA: A4

FAVOR CONFERIR
TODAS AS MEDIDAS NO LOCAL.

- 02 cubas oval de embutir 40x30 cor branca
- 02 toneiras monocomando inox de mesa bica baixa
- 02 sifão em inox
- 02 lixeiras 30L com pedal
- 02 saboneteira de parede branca
- 02 dispenser de parede para papel toalha em folhas
- espelho prata fixado com pitão inox
- perfil de alumínio em volta 5mm

- 02 lixeiras com pedal 10L
- 02 dispenser de papel

feminino espelhado igual banheiro masculino

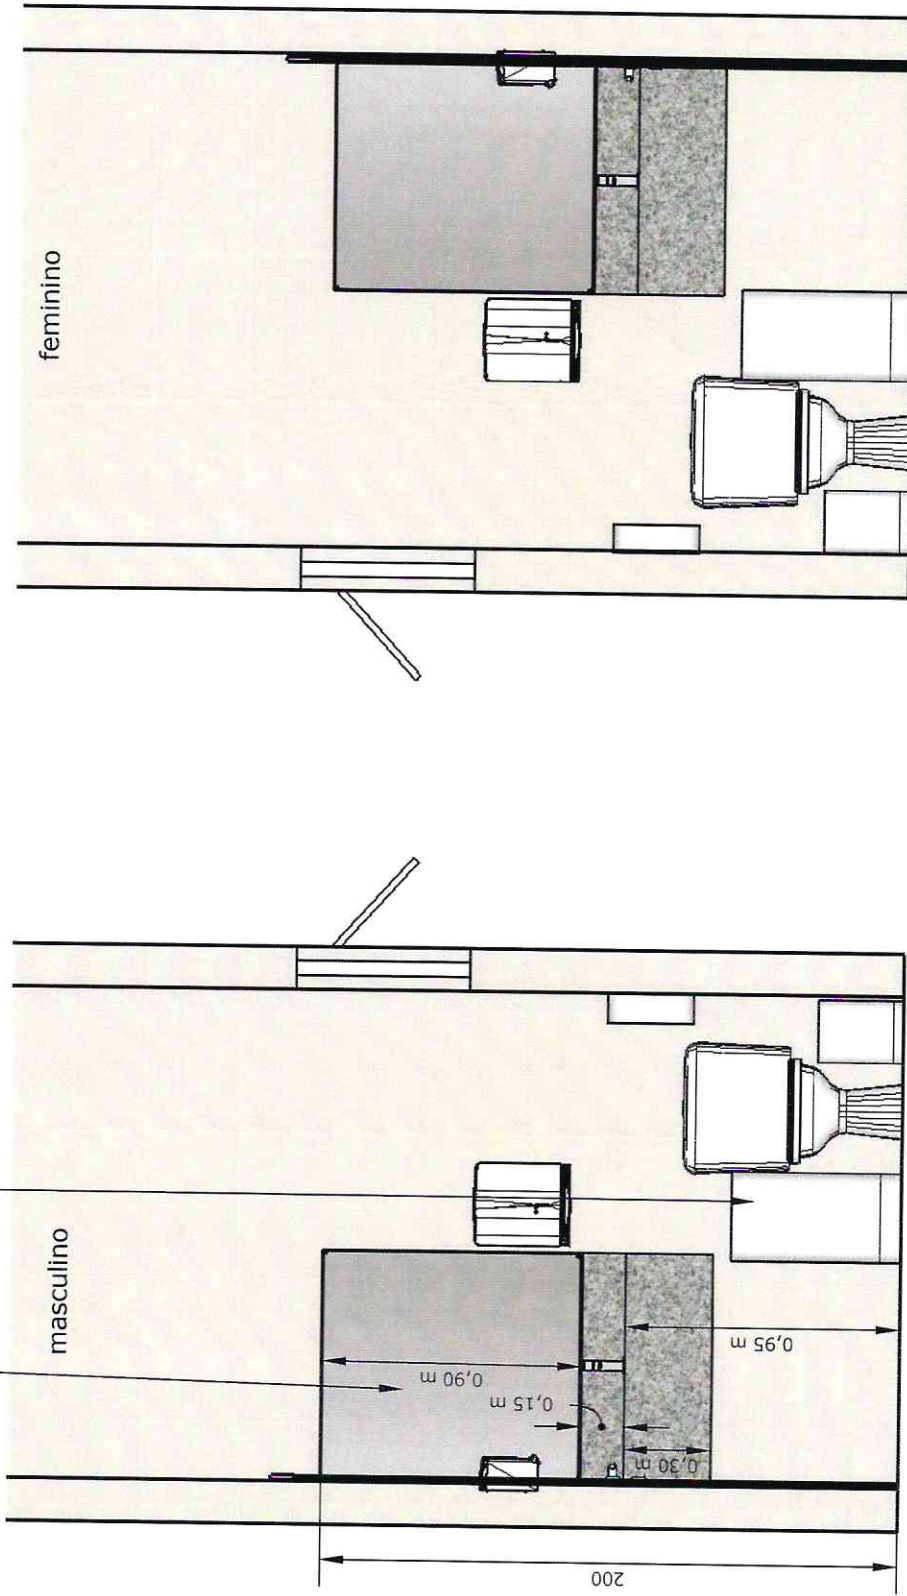

Fis nº: 37

PROJETO DE DETALHAMENTO BANHEIROS ALOJAMENTO: BOMBEIROS DE TUBARÃO

AMBIENTE: banheiro terceiro pavimento planta baixa e vista

DATA: 17/01/2020

ESCALA: 1/25

FOLHA: A4

FAVOR CONFERIR
TODAS AS MEDIDAS NO LOCAL.