

LEGENDA

- EXTINTOR DO TIPO PMS 4Kg
- BLOCO AUTÔNOMO DE ILUMINAÇÃO DE EMERGÊNCIA TIPO LED A 2,00m DO PISO ACABADO
- PLACA INDICATIVA DE SAÍDA LUMINOSA DUPLA FACE A 2,00m DO PISO ACABADO
- PLACA INDICATIVA DE SAÍDA LUMINOSA DUPLA FACE A 2,00m DO PISO ACABADO

1 PLANTA BAIXA ESCALA 1/50

SLA36

Características técnicas

- Alimentação: 90 a 240 Vca 50/60Hz
- Cargador/Flutador: Integrado
- Proteção da bateria: contra descarga excessiva
- Proteção de entrada/saída: por fusíveis
- Sensor de luminosidade: integrado
- Tempo de recarga: > 12 horas
- Bateria: 12V/7Ah interna (não incluída)
- Consumo máximo da rede: 12W (com bateria descarregada)
- Função teste: presente
- Cabo: 485 antichama
- Obstáculos de fixação: no painel traseiro
- Dimensões (mm): 204 x 176 x 73 (com projetores)
- Peso sem bateria: 550g
- Peso com bateria: 1.240g
- Projetores direcionáveis: 32
- LED luz branca alto brilho: 30
- Autonomia: > 15 horas




Iluminação de Emergência

- Todo o sistema de iluminação será feito através de blocos autônomos
- A iluminação de emergência deve garantir um nível mínimo de iluminamento:
 - 5 lux em escadas;
 - 3 lux em corredores e halls
- A iluminação de ambiente não poderá deixar sombras nos degraus das escadas
- O sistema de iluminação de emergência deve ter autonomia mínima de 1 hora
- As luminárias deverão ser instaladas à 2,00m do piso acabado e não estar situadas acima de qualquer abertura do ambiente




OBS.: LETRAS COM TRAÇO DE 1cm
MOLDURA DE 4x9cm


Placa de Saída S/Escala

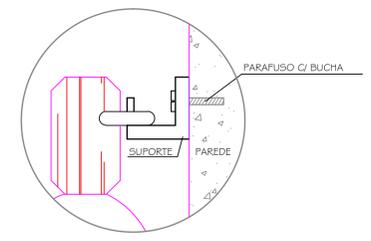

Fixação do Extintor S/Escala

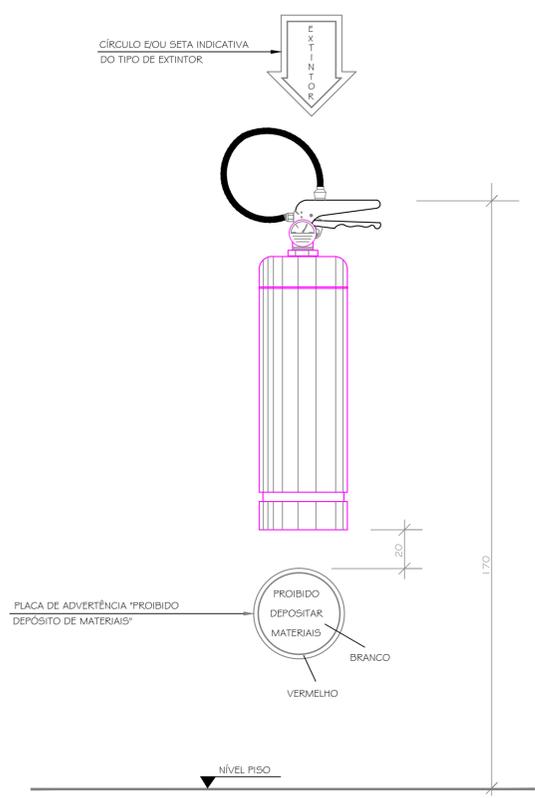

Extintor de Parede S/Escala

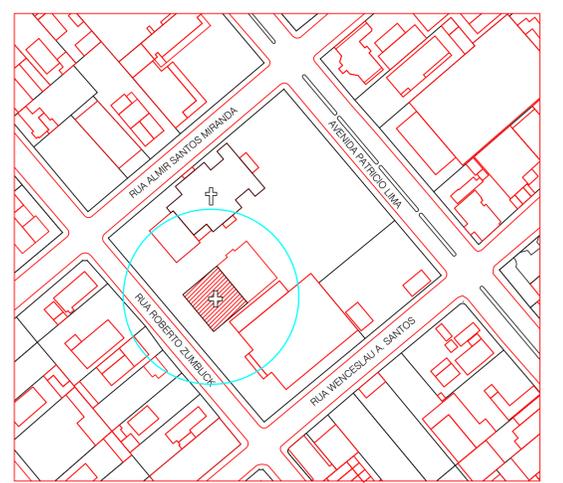

1 SITUAÇÃO/LOCALIZAÇÃO SEM ESCALA

AMUREL
ASSOCIAÇÃO DE MUNICÍPIOS DA REGIÃO DE LAGUNA

TÍTULO
PROJETO PREVENTIVO

MUNICÍPIO
TUBARÃO - SC

CONTRATANTE
RESP. PROJETO

CONTEÚDO
PLANTA BAIXA
SITUAÇÃO/LOCALIZAÇÃO

REFERÊNCIA
UNIDADE BÁSICA DE SAÚDE HUMAITÁ
ÁREA TOTAL: 301,50 m²

OBJETO
UNIDADE BÁSICA DE SAÚDE HUMAITÁ CENTRO
RESP. PROJETO

Daniela Milanez Zarbatto
DANIELA MILANEZ ZARBATTO
ENGENHEIRA CIVIL - CREA 04521-7

DESENHO
LUCAS WARMLING JASPER

DATA
JANEIRO/2015

FOLHA
ESCALA
INDICADA

01

FORMATO A1 (841x594mm)

D:\ARQUIVO